

令和7年度 消火栓設置（李平工区）工事	
工事番号	平公上 ㊦ 第6号
路線名	高木南田中線
施行所	平川市 李平 地内
各 図	縮尺 図 示
図面番号	/
平川市建設部上下水道課	


位置図

S=1:1000




平面図

S=1:40

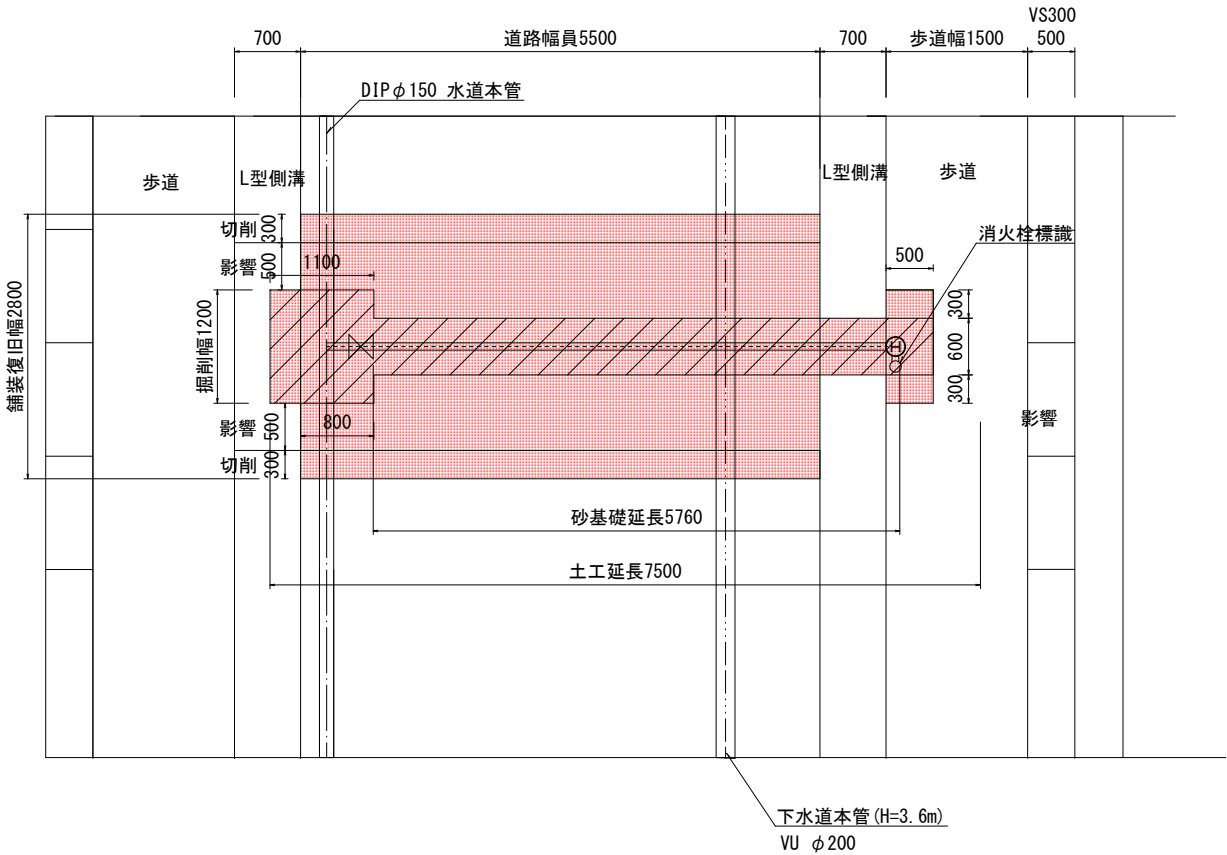


標準断面図

S=1:40

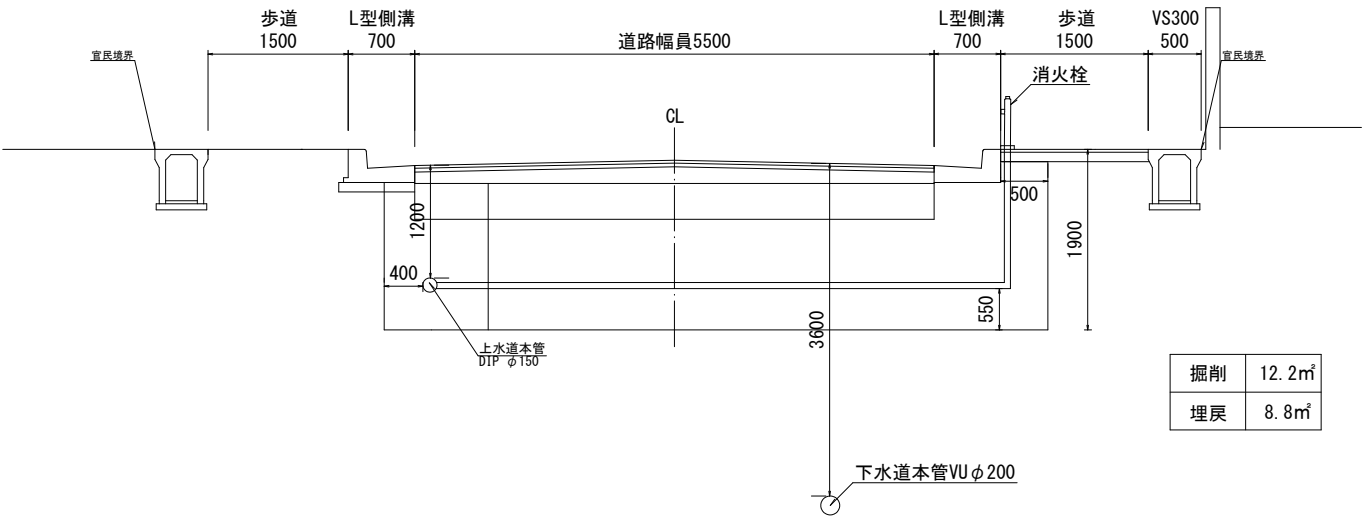


令和7年度 消火栓設置（李平工区）工事	
工事番号	平公上 ㊦ 第6号
路線名	高木南田中線
施行所	平川市 李平 地内
各 園	縮尺 図 示
図面番号	/
平川市建設部上下水道課	


管 割 図
Free

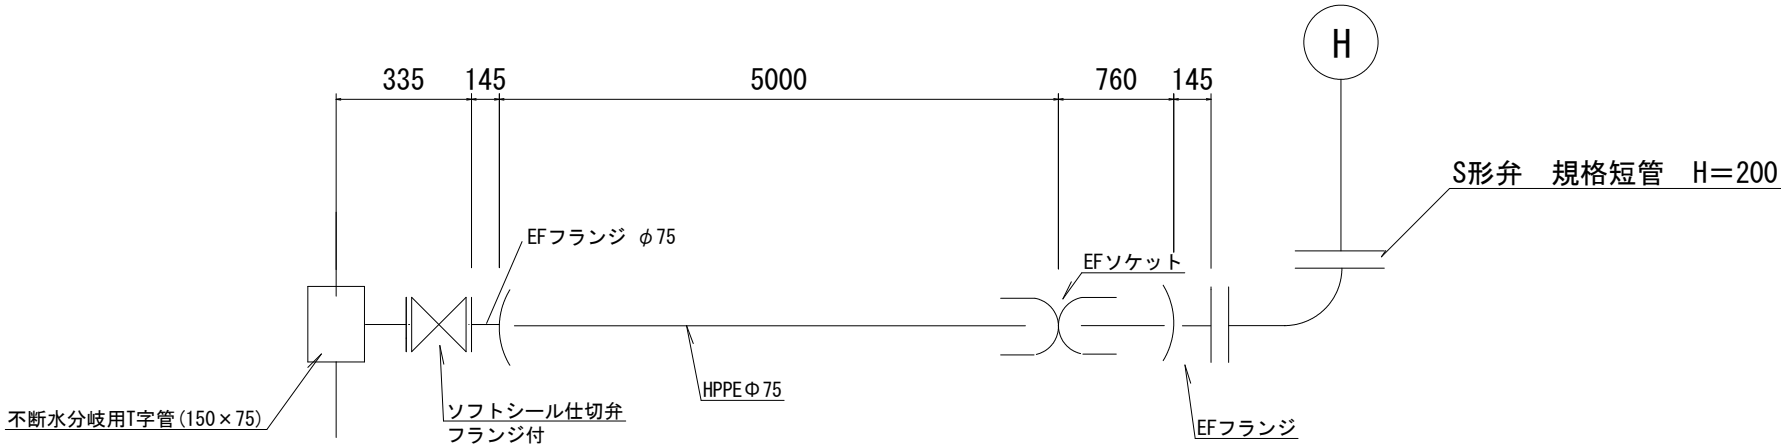

復旧断面図

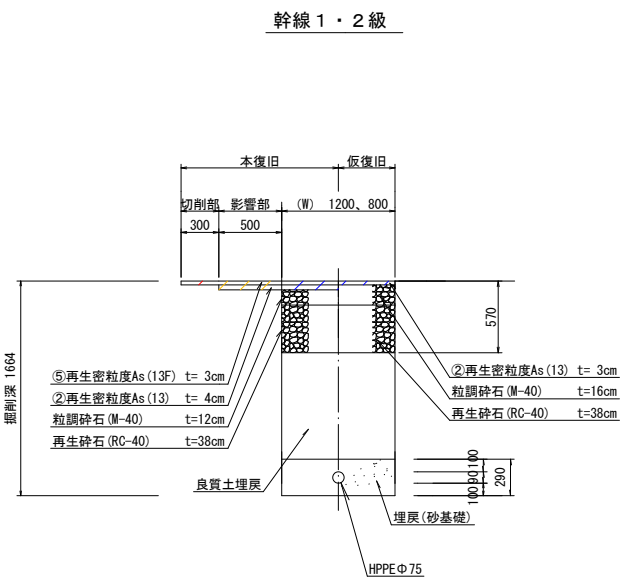

市道歩道部

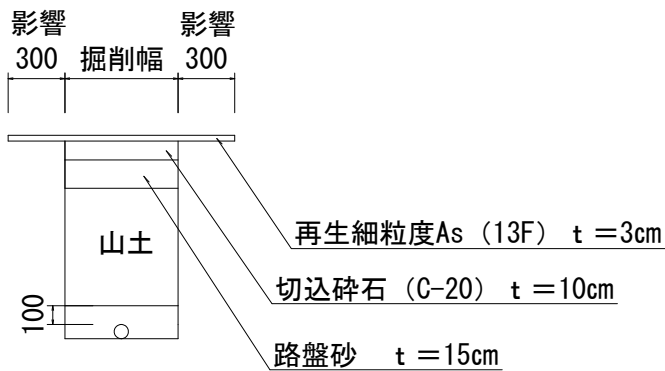

基 礎 図
Free

